


- Uwagi:
1. R.o. - rzędna osi kanału
 2. R.d. - rzędna dna kanału
 3. Rzędne kanałów wentylacyjnych są orientacyjne
 4. Kanały wentylacyjne montować maksymalnie wysoko w pomieszczeniach
 5. Kierownice w kratkach nawiewnych ustawić pod kątem 45° w dół
 6. W pomieszczeniach w których zainstalowana zostanie wentylacja mechaniczna należy zaślepić wloty wentylacji grawitacyjnej.

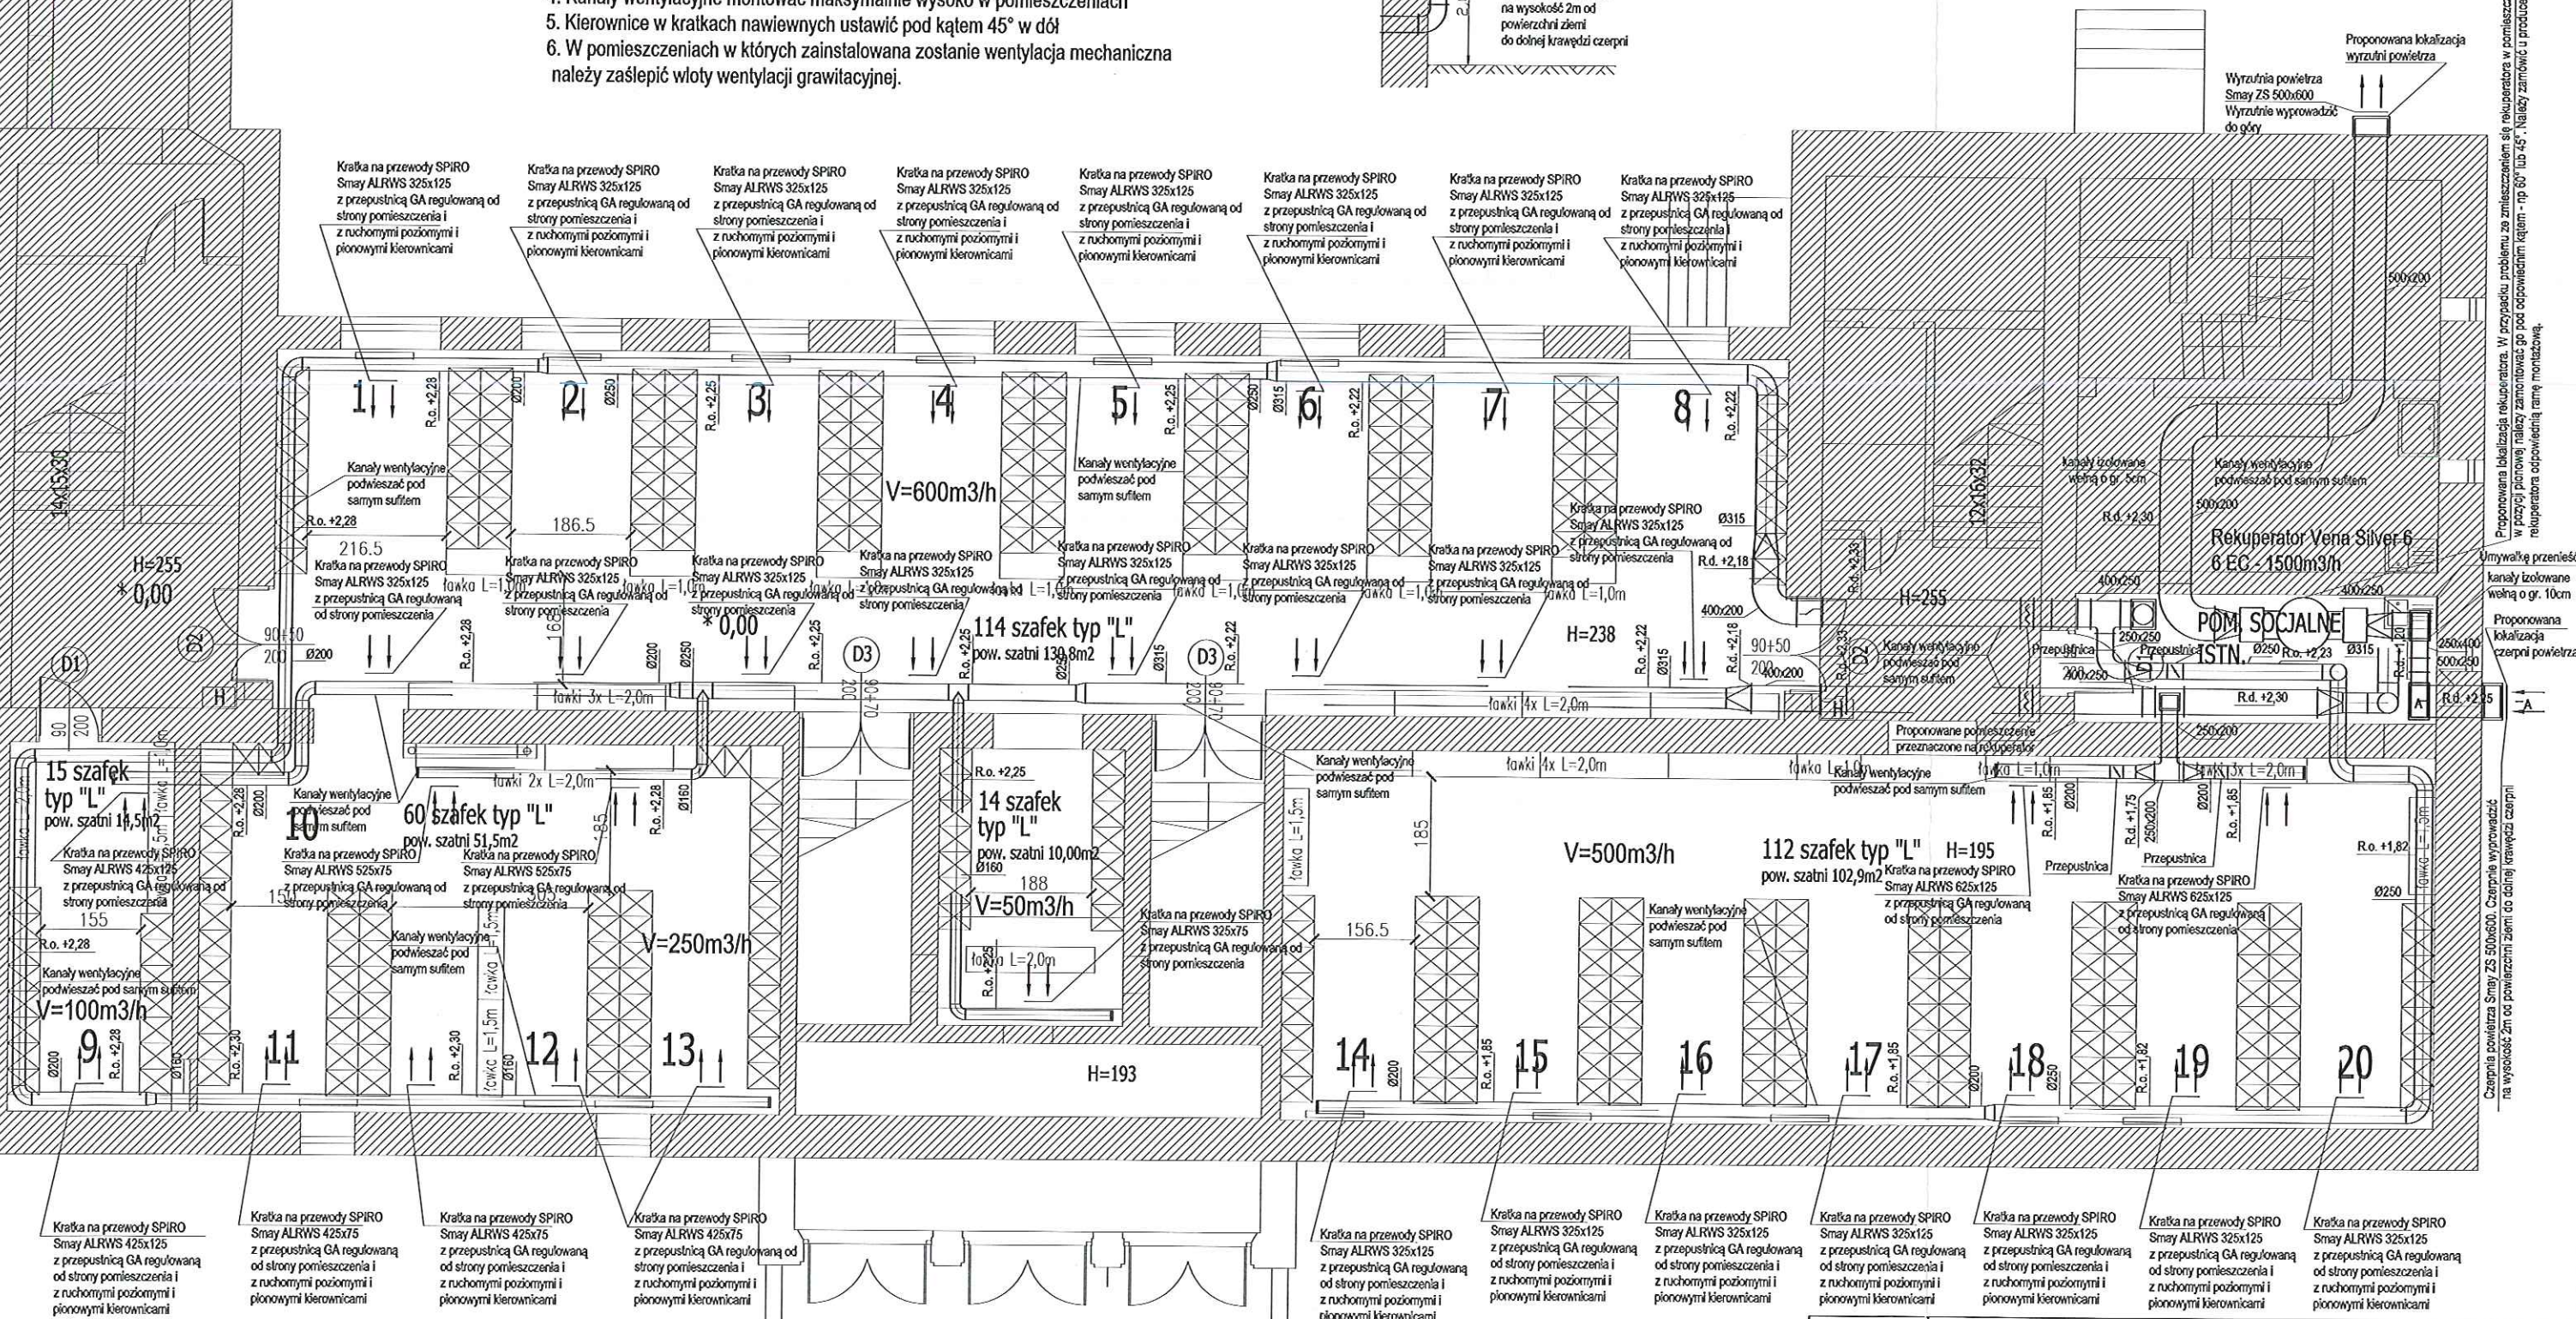

Proponowana lokalizacja rekuperatora. W przypadku problemu ze znalezieniem się rekuperatora w pomieszczeniu w pozycji pionowej należy zamontować go pod odpowiednim kątem - np 60° lub 45°. Należy zamówić u producenta rekuperatora odpowiednią ramę montażową.

Proponowane przeniesienie kanałów izolowanych wełną o gr. 10cm

Proponowana lokalizacja czepnia powłozu na wysokość 2m od powierzchni ziemi do dolnej krawędzi czepnia

Treść	INWESTOR:				
	Szkoła Podstawowa im. Jana Pawła II w Tłuszczu ul. Kościelna 1, 05-240 Tłuszcz				
	PROJEKT INTENSYFIKACJI WENTYLACJI W POMIESZCZENIACH SZATNI RZUT INSTALACJI WENTYLACJI - POZIOM +/-0				
	Imię i nazwisko	Nr uprawnień	Data	Podpis	Skala:1:100
Projektowała:	mgr inż. Leszek Jakubik	MAZ/0060/POOS/12	05.2014		
Opracował:	mgr inż. Leszek Jakubik	MAZ/0060/POOS/12	05.2014		Rys.
Sprawdziła:	mgr inż. Leszek Jakubik	MAZ/0060/POOS/12	05.2014		1